


SITUACE



LEGENDA:

- NOVÉ VEDENÍ
NAHRADNÍ VEŘEJNÉ OSVĚTLENÍ
- BOURACÍ PRÁCE
RAMPA I., II., SCHODIŠTĚ
- POLOHOPIS GEODETICKÉHO ZAMĚŘENÍ
- HRANICE ŘEŠENÉHO ÚZEMÍ
- Stávající veřejný řad vodovodu (SŽVK, a.s.)
- Stávající přípojky vodovodu (SŽVK, a.s.)
- Stávající stoka kanalizace (SŽVK, a.s.)
- Stávající podzemní kanál teplovodu (Tepelné hospodářství města Ústí nad Labem)
- Stávající trasy elektrického silového podzemního vedení NN (ČEZ Distribuce, a.s.)
- Stávající trasa sítě elektronických komunikací SEK (CETIN a.s. a TETA s.r.o.)
- Stávající trasa veřejného osvětlení (Dopravní podnik města ÚL)

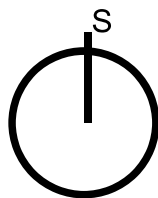


SOUŘADNICOVÝ SYSTÉM: S-JTSK
VÝŠKOVÝ SYSTÉM: B.p.v.
OKRES: Ústí nad Labem
OBEC: Ústí nad Labem [554804]
KATASTRÁLNÍ ÚZEMÍ: Ústí nad Labem [774871]

ČLENĚNÍ STAVBY:
SO.01 DEMOLICE
SO.01.1 BOURÁNÍ
SO.02 VEŘEJNÉ OSVĚTLENÍ

x=974200
y=761050

ZMĚNA ZE DNE 19.02.2025

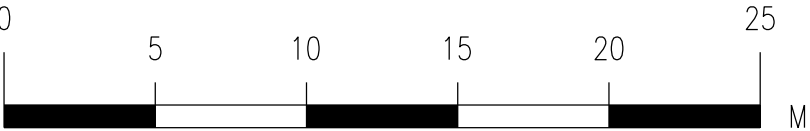

AZ CONSULT, spol. s r.o.

Číslo zakázky.....**432/23**
Výrobek uvolněn k použití

Datum.....**06.2024** ③

| | | | | | | | | | | |
|--|-----------------|--|-----------------|---------------|-----------------|-----------|---------------|--|----------------|-----------------|
| Odpov. proj.: Ing. Adam SINEVIČ | | <div>AZCONSULT[®] spol. s r. o. Klíšská 12, 400 01 Ústí nad Labem Tel.: 475 240 888 Tel/fax.: 475 240 864 E-mail: azconsult@azconsult.cz ČSN EN ISO 9001</div> | | | | | | | | |
| Výpracoval: Josef GRIESSEL | | | | | | | | | | |
| Kontroloval: Ing. Martin DAVID | | | | | | | | | | |
| Kraj: Ústecký | Místo: Ústí n/L | | | | | | | | | |
| Objednatel: Statutární město Ústí nad Labem | | | | | | | | | | |
| Akce: Ústí nad Labem, Severní terasa Bourání ramp u objektu „Norma“ | | | | | | | | | | |
| Výkres: Podrobný situační výkres | | <div>Zn. souboru: ...<table><tr><td>Stupeň: BOURÁNÍ</td><td>Formát: 6x A4</td></tr><tr><td>Č. zak.: 432/23</td><td>Č. paré :</td></tr><tr><td>Datum: V.2024</td><td></td></tr><tr><td>Měřítko: 1:250</td><td>Č. přílohy: C.4</td></tr></table></div> | Stupeň: BOURÁNÍ | Formát: 6x A4 | Č. zak.: 432/23 | Č. paré : | Datum: V.2024 | | Měřítko: 1:250 | Č. přílohy: C.4 |
| Stupeň: BOURÁNÍ | Formát: 6x A4 | | | | | | | | | |
| Č. zak.: 432/23 | Č. paré : | | | | | | | | | |
| Datum: V.2024 | | | | | | | | | | |
| Měřítko: 1:250 | Č. přílohy: C.4 | | | | | | | | | |
| DOKUMENTACE LZE UŽÍVAT POUZE VE SMYSLU PŘÍSLUŠNÉ SMLOUVY O DÍLO. KOPÍROVÁNÍ A ROZŠÍŘOVÁNÍ POUZE PO PŘEDCHOZÍM SOUHLASU AZ CONSULT spol. s. r. o. | | | | | | | | | | |